

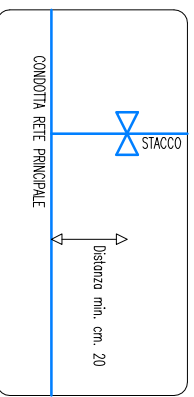
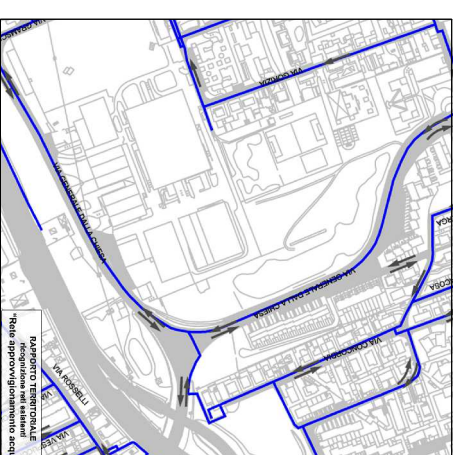


**VALVOLE PER FORMAZIONE STACCO
PARTICOLARE POSIZIONAMENTO**

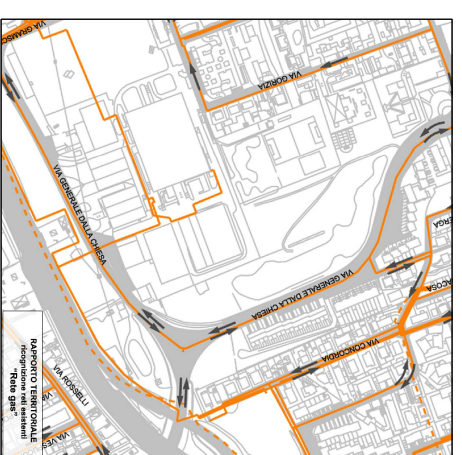

LEGENDA

- Area interessata dal P.I.I.
- Saracinesca rete acqua potabile
- Impianto di irrigazione per area verde
- Rete gas metano
- Rete antincendio tubazione Ø 63 con allaccio alla rete idrica
- Saracinesca antincendio
- Colonia antincendio

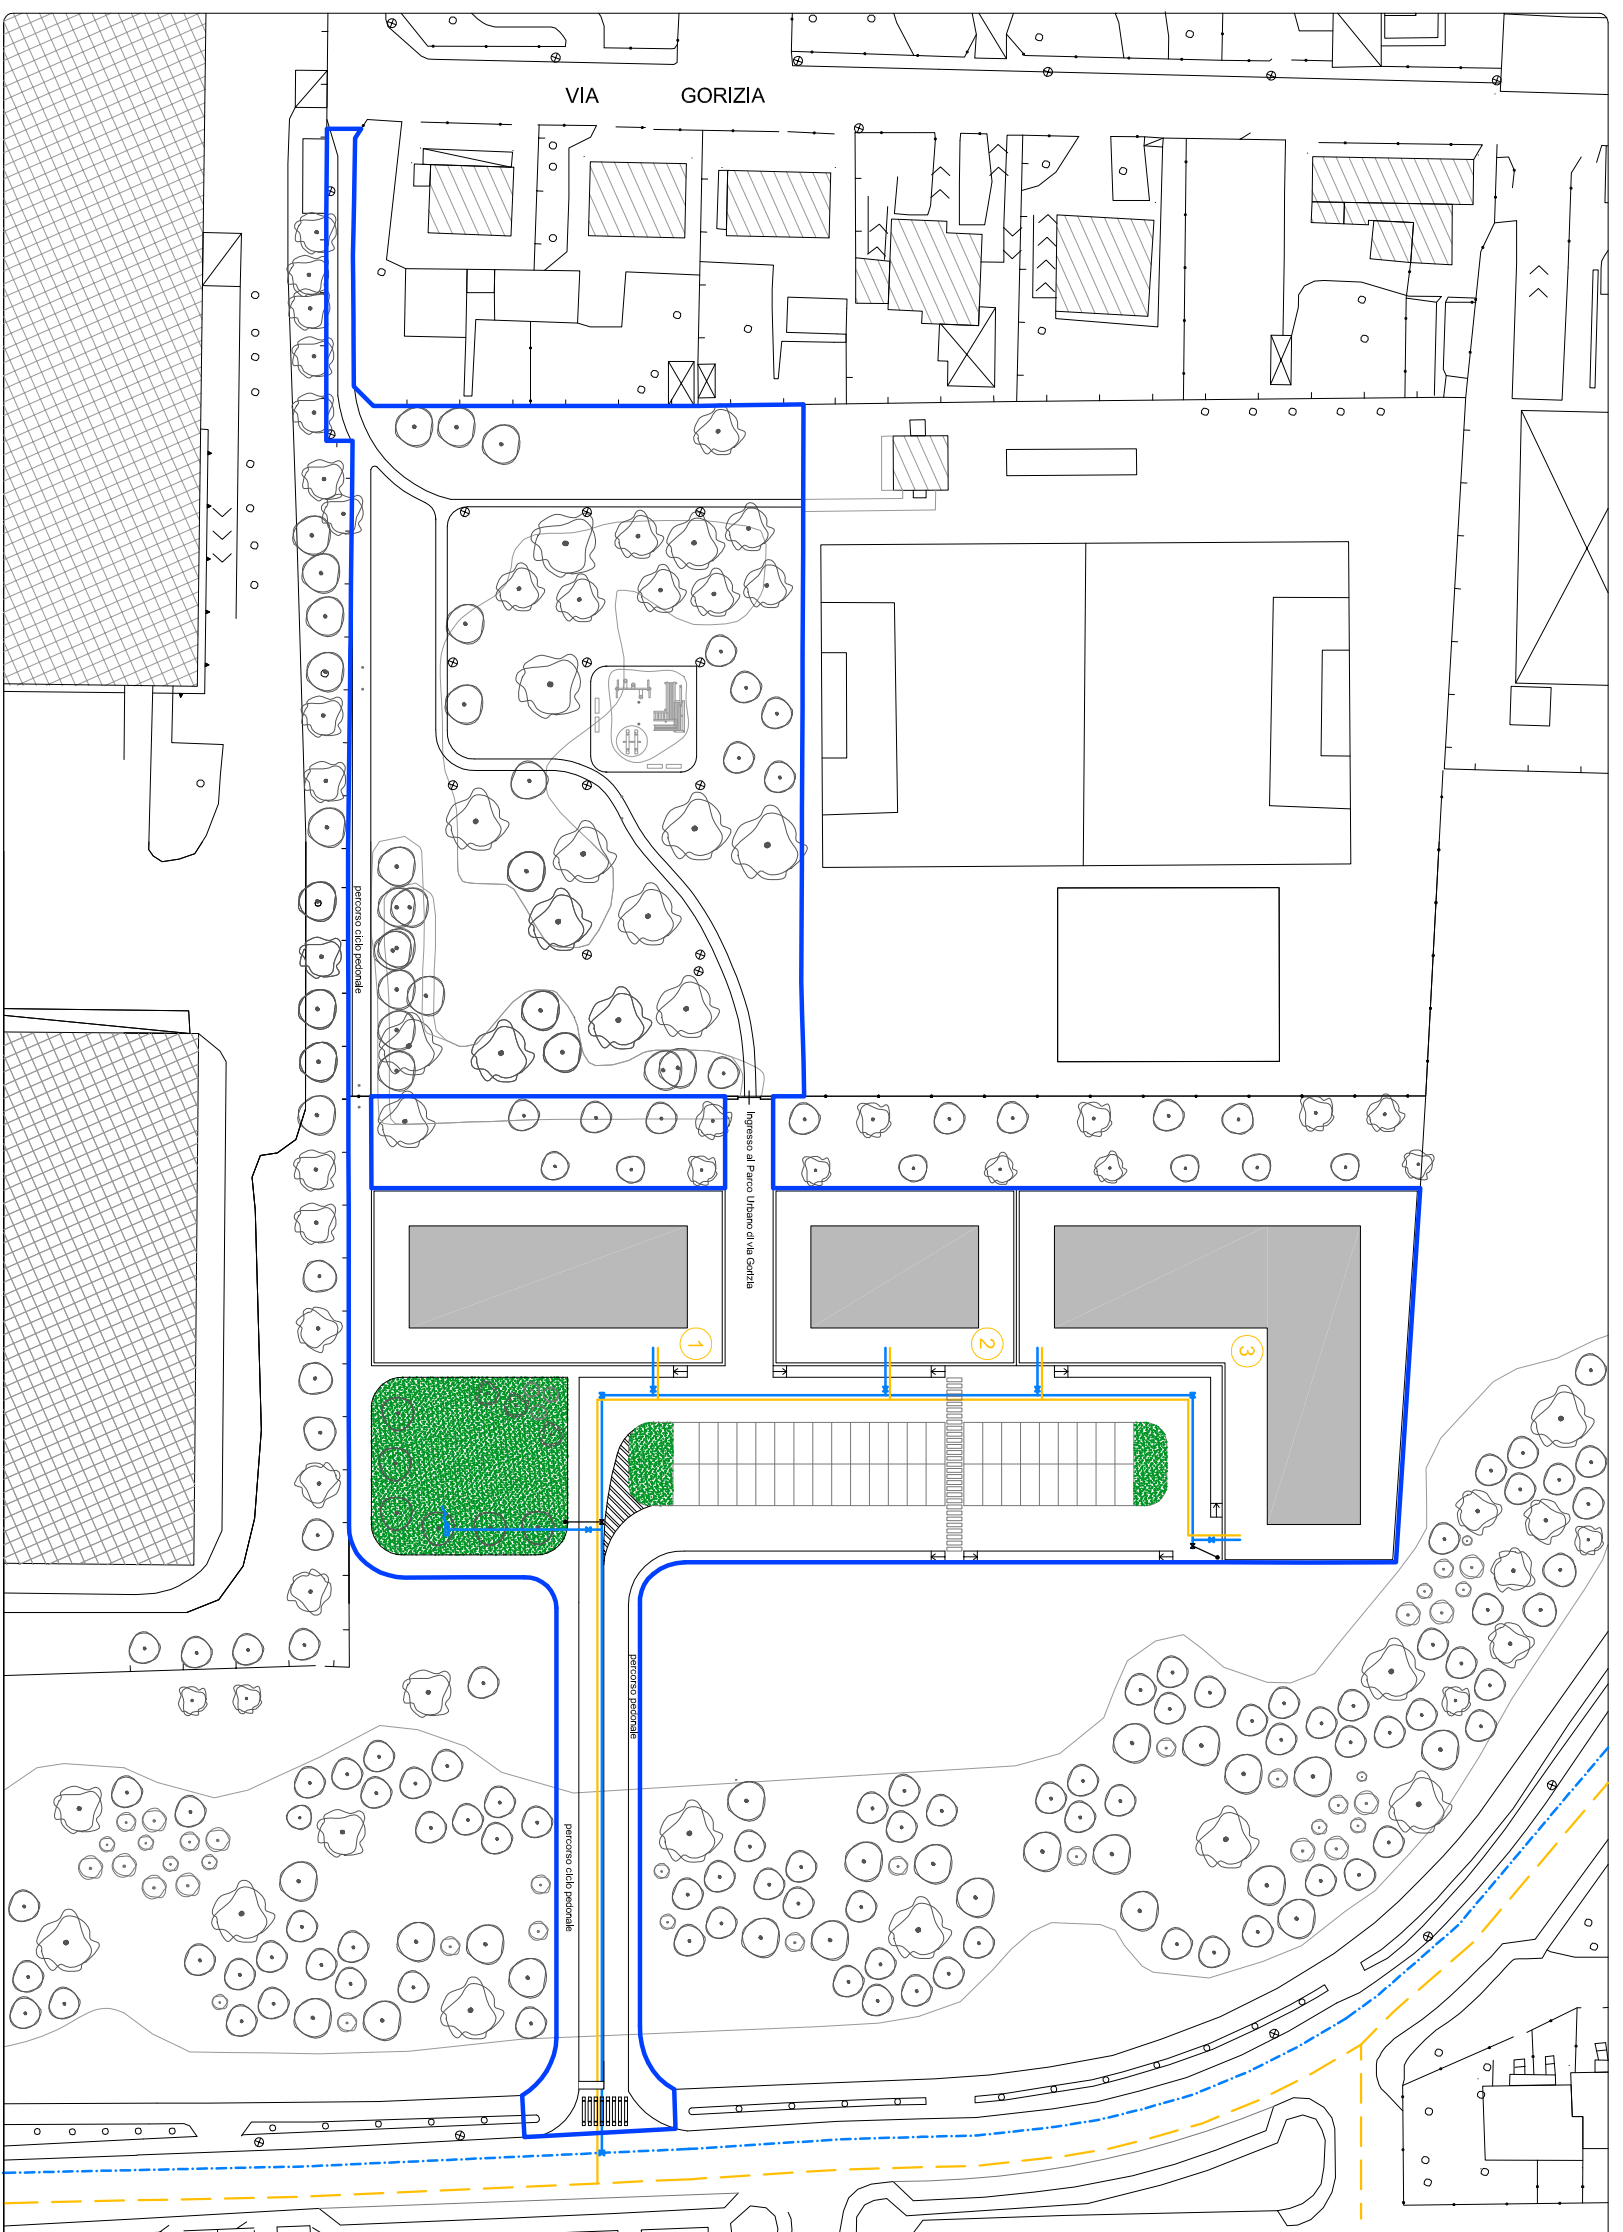

La Proprietà

Proprietà Esistente Proprietà Formosa Proprietà LUP

Proprietà Consorzio Consorzio S. Vittoria Proprietà LUP Consorzio S. Vittoria

Proprietà CDA Proprietà CDA Proprietà CDA

Edificio Multi-Gli Edificio Tri-Gli Immo SIRMIA S.R.L.

I Progettisti Arch. Federico Carraro Gen. Antonio Lampari

CONTRATTORE **BALLABIO - PANZERI - Immo SIRMIA S.R.L.** Data: Giugno 2016

Livello: **Paderno Dugnano | Via Roma/Via Cariposente - Via Generale Dotti Chiesa** **Adeguatezza:**

Scala: **PROPOSTA DI PIANO INTEGRATO DI INTERVENTO IN ZONA DI COMPLETAMENTO** **Scala:**

1:500

STUDIO TECNICO CATTANEO **GEN. LANZANI ANTONIO** **Scala:**

10